

**UCHWAŁA NR II/7/24  
RADY MIASTA KOŚCIERZYNA**

z dnia 22 maja 2024 r.

**w sprawie wyrażenia zgody na obciążenie służebnością przesyłu działek gruntu ozn. nr geodez. 111/90 i 111/62, położonych w obrębie geodezyjnym nr 09 miasta Kościerzyna**

Na podstawie art. 18 ust. 2 pkt. 9 lit. a ustawy z dnia 8 marca 1990 roku o samorządzie gminnym (tekst jednolity Dz. U. z 2024 r., poz. 609), art. 13 ust. 1 ustawy z dnia 21 sierpnia 1997 r. o gospodarce nieruchomościami (tekst jednolity: Dz. U. z 2023 r., poz. 344 z późn. zm) oraz art. 305<sup>1</sup> ustawy z dnia 23 kwietnia 1964 r. Kodeks cywilny (tekst jednolity: Dz. U. z 2023 r., poz. 1610 z późn. zm.)

**Rada Miasta Kościerzyna na wniosek Burmistrza Miasta Kościerzyna uchwala, co następuje:**

§ 1. Wyraża się zgodę na obciążenie służebnością przesyłu działki gruntu ozn. nr geodez. 111/90, zapisanej w księdze wieczystej GD1E/00011163/1 oraz działki gruntu ozn. nr geodez. 111/62, zapisanej w księdze wieczystej GD1E/00006302/0, położonych w obrębie geodezyjnym nr 09 miasta Kościerzyna przy ulicy Świętopełka, stanowiących własność Gminy Miejskiej Kościerzyna, w celu budowy urządzenia infrastruktury technicznej telekomunikacyjnej oraz na korzystaniu z w/w działek w zakresie zgodnym z przeznaczeniem tych urządzeń na rzecz Światłowód Inwestycje Sp. z o.o. przedstawionej na załączniku graficznym.

§ 2. Wykonanie uchwały powierza się Burmistrzowi Miasta Kościerzyna.

§ 3. Uchwała wchodzi w życie z dniem podjęcia.

Przewodniczący Rady Miasta  
Kościerzyna

**Tomasz Wolski**


# MAPA SŁUŻEBNOŚCI PRZESYŁU

skala 1 : 500


Województwo: pomorskie  
Powiat : Kościerzyna  
Miasto : Kościerzyna  
Obręb : 9  
Dz. nr : 111/62, 111/90

przewiązanie do listu  
studni OPL

przewód rura HDPE 110/6.3  
dł. 150 m

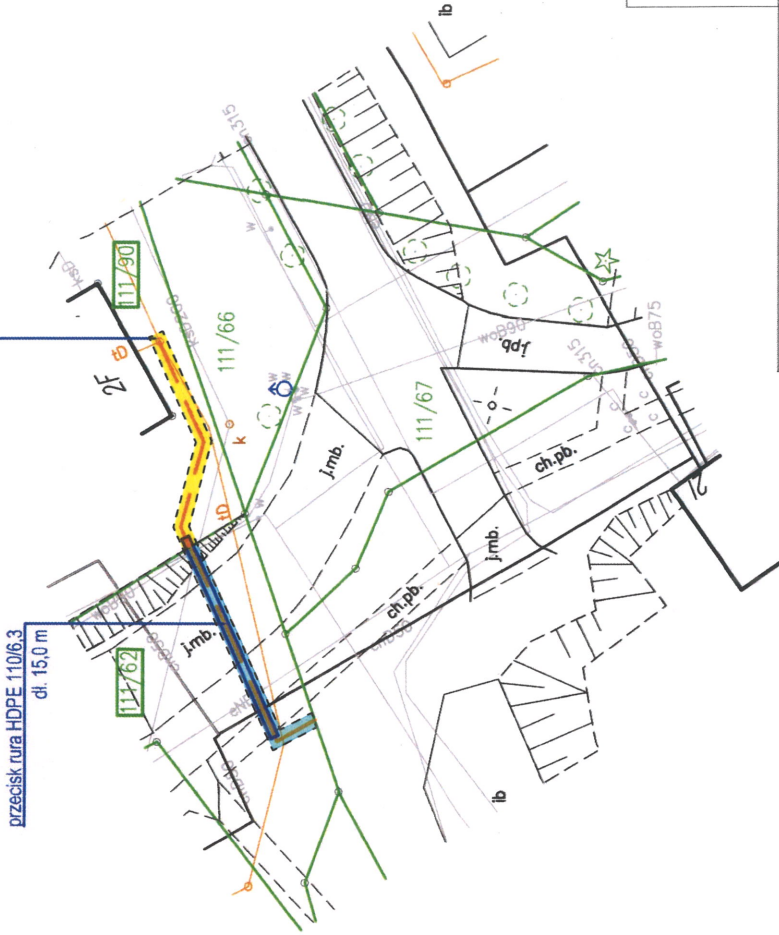

lokalizacja

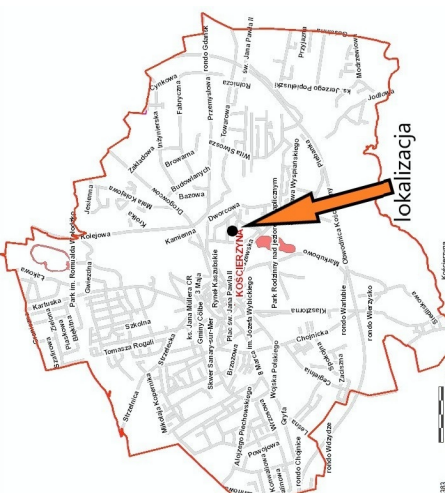

Sporządził:  
inż. Karol Cyra  
*Cyba*  
geodeta  
upr. nr 24109

Kościerzyna 2024.03.28

LEGENDA

- proj. infrastruktura telekomunikacyjna
- przewód rura HDPE 110/6,3

Tytuł projektu: Budowa infrastruktury telekomunikacyjnej w powiecie łębskim w gminie Kościerzyna		Wzrost pracownika: ECS		Electronic Control Systems S.A. Ul. Krakowska 84 32-083 Balice	
Temat opracowania: Projekt zagospodarowania terenu		Numer projektu: F/AM/03838		Forma: 210x297	
Projektant: Adrianna Tounsi		Data: 01.2024		Skala: 1:500	
Nr. uprawnień: -		Region: Północ		Istota: -	
Opis prac:		Struktura: MFH		Arkusze: 01	
Projektant:		Sędziąca:		Nr rysunku: 01	

Teren służebności oznaczono:  
Kółorem żółtym na dz. nr 111/90 - powierzchnia 15 m<sup>2</sup>  
Kółorem niebieskim na dz. nr 111/62 - powierzchnia 17 m<sup>2</sup>

## **Uzasadnienie**

Do Burmistrza Miasta Kościerzyna wpłynął wniosek firmy Światłowód Inwestycje Sp. z o. o. o ustanowienie służebności przesyłu na działkach gruntu ozn. nr geodez. 111/90 i 111/62, położonych w obrębie geodezyjnym nr 09 miasta Kościerzyna, w celu budowy urządzenia infrastruktury technicznej telekomunikacyjnej. Postanowieniem nr WIS.7012.40.2024 z dnia 27 lutego 2024 r. Burmistrza Miasta Kościerzyna uzgodniono trasę projektowanej infrastruktury technicznej telekomunikacyjnej.

Tym samym podjęcie niniejszej uchwały uznaje się za zasadne.